

### PLANIMETRIA PIANO RIALZATO

- Scala 1:100 -


### LEGENDA

#### Apparecchiature

**TA** Sonda di temperatura ambiente marca COSTER modello SAB 010 o similare da installare ad una quota H1,5 m da pavimento

— — — Collegamenti elettrici

**CUCINA** Nomi ambienti

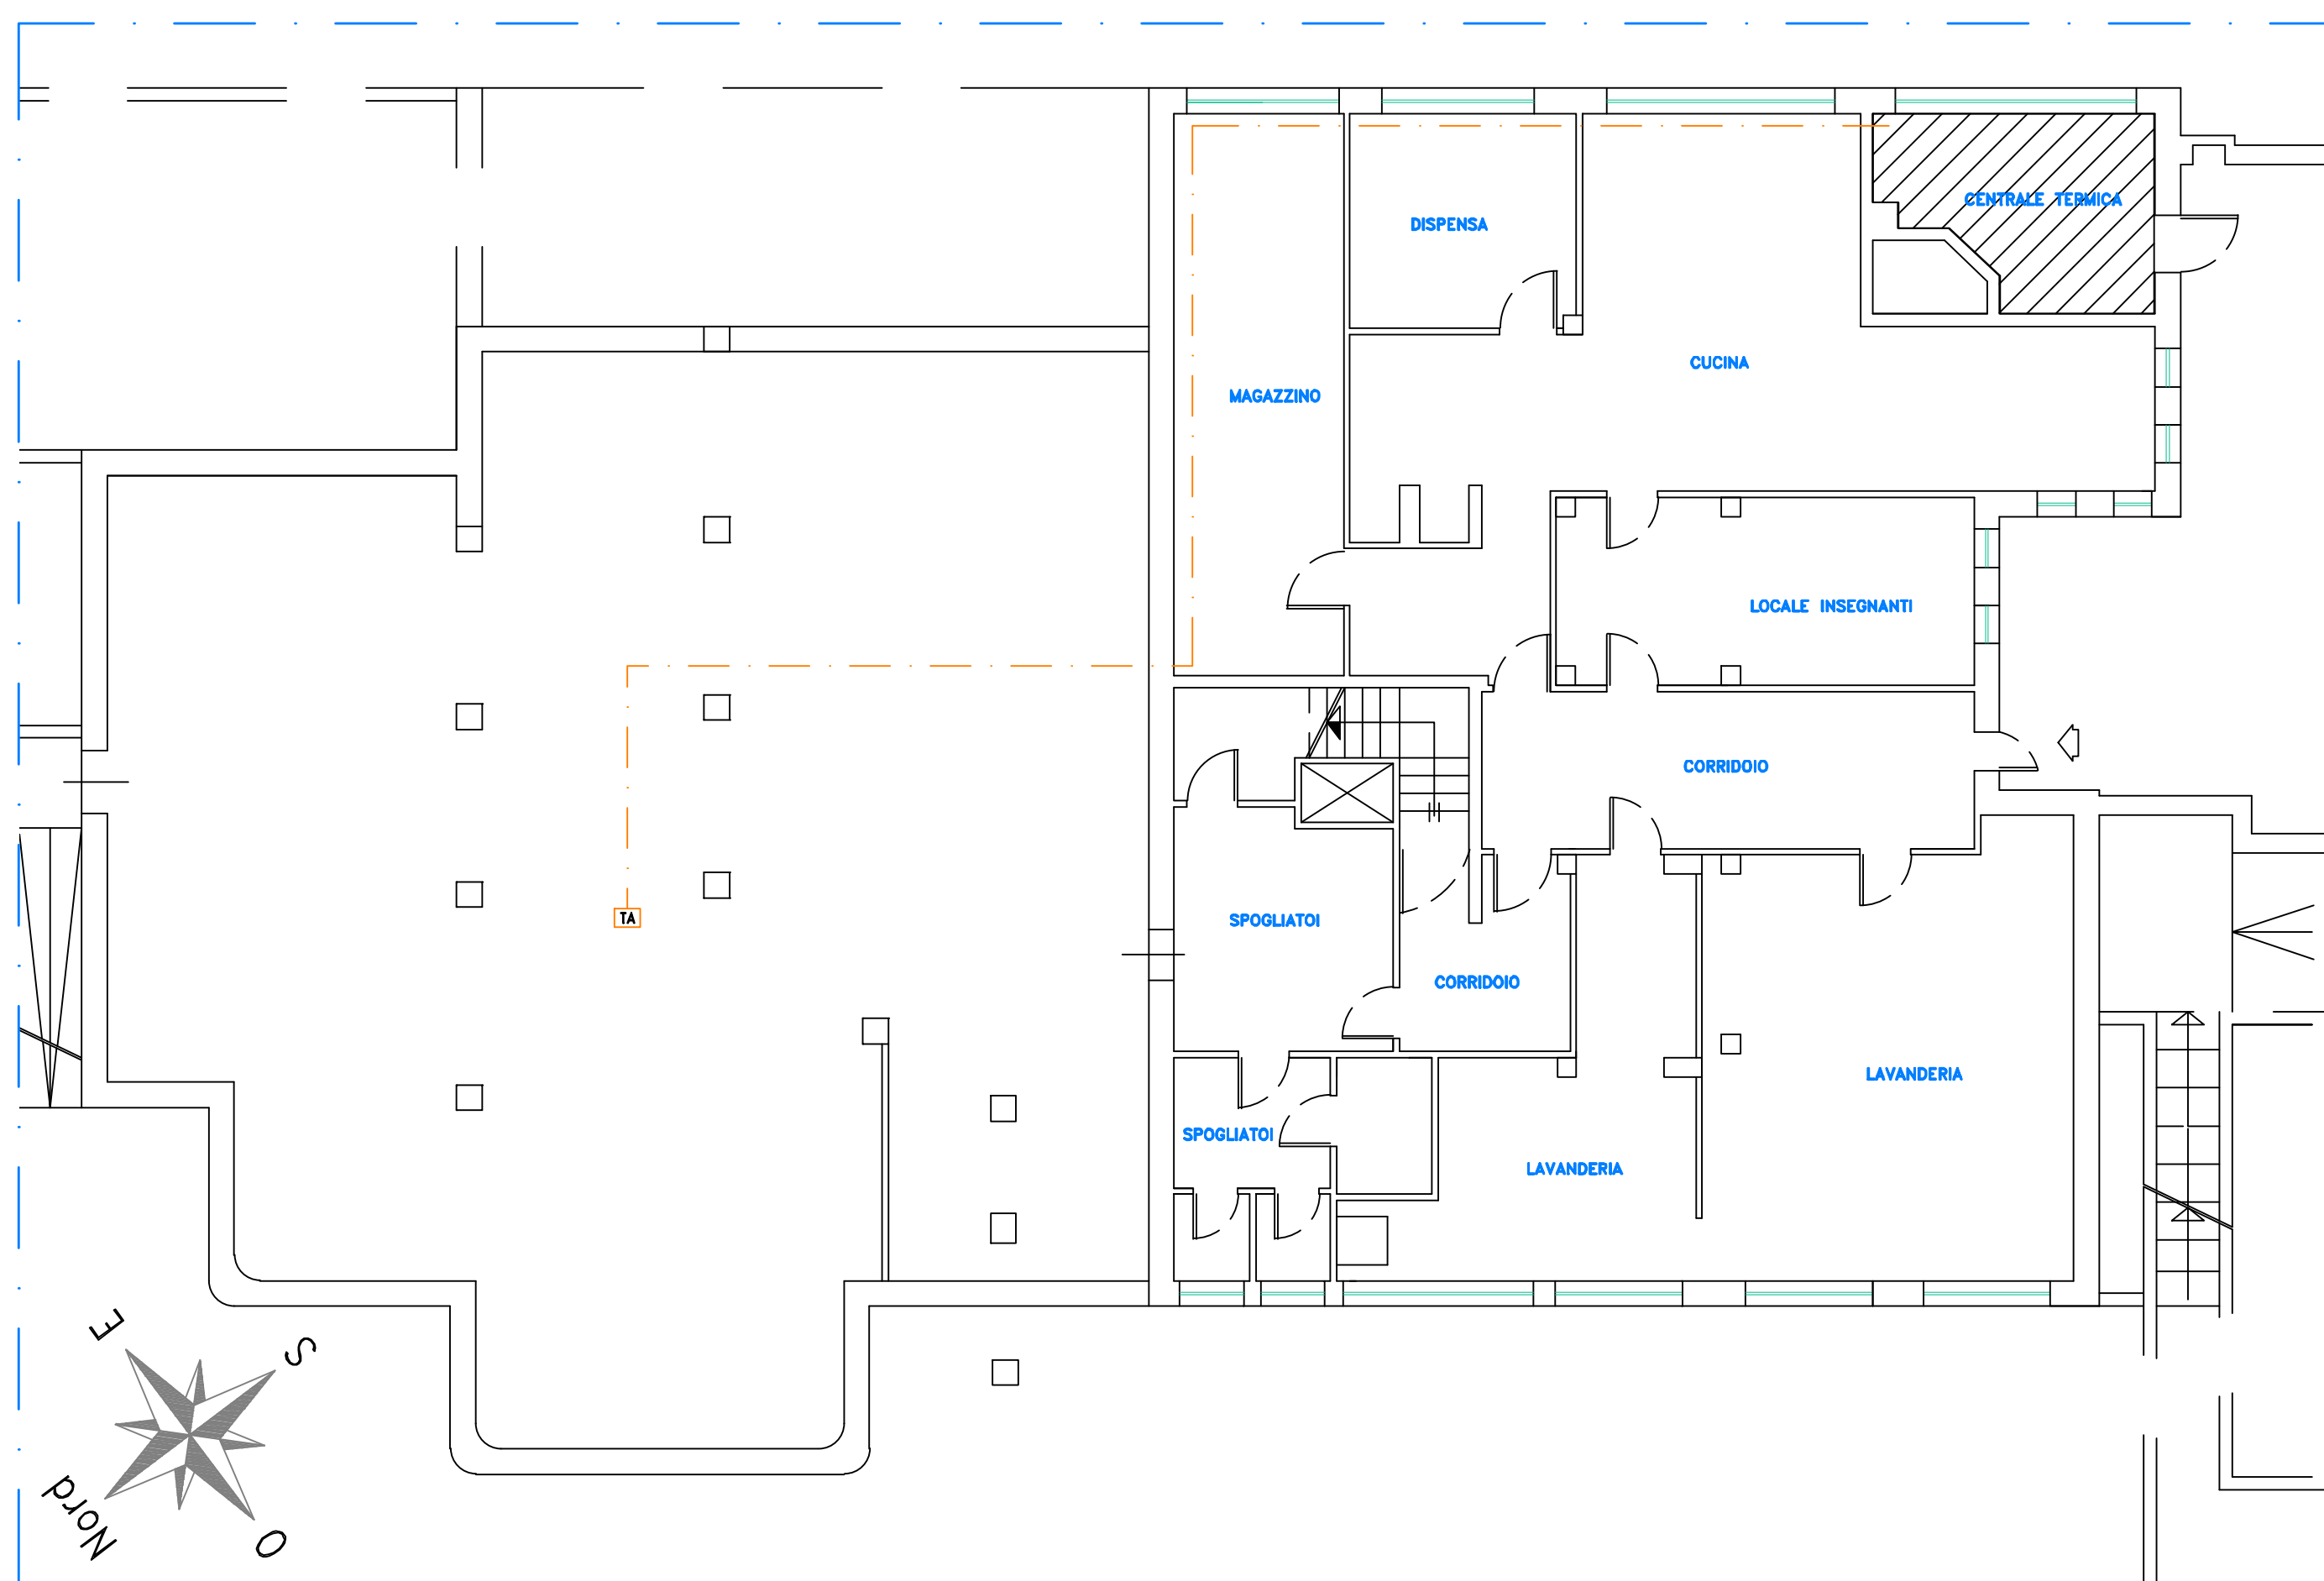

### PLANIMETRIA PIANO SEMINTERRATO

- Scala 1:100 -

FIRMA IMPRESA

FIRMA DIRETTORE DEI LAVORI

COMMITENTE  
Comune di Somma Lombardo  
piazza Vittorio Veneto n. 2  
21019 Somma Lombardo (VA)

FIRMA COMMITENTE

SISTEMA QUALITA'			
REV	DATA	DESCRIZIONE AGGIORNAMENTO	
		DISEGNO	VERIFICA DISEGNO
DATA	26/08/21	31/08/21	03/09/21
SIGLA	BZ	BZ	AS
NOTE	VALIDO SOLO PER IMPIANTI		

**varesecontrolli s.r.l.**  
Progettazione impianti tecnologici - Progettazione impianti elettrici  
Prevenzione incendi - Risparmio energetico

Via Ticino 15, 21100 Varese  
Tel +39 0332 226470 - Fax +39 0332 820811  
info@varesecontrolli.it www.varesecontrolli.it

Società di ingegneria  
certificata ISO:9001

PROGETTO  
SOSTITUZIONE CENTRALE TERMICA ASILO NIDO  
Progetto degli interventi di rivalif. tec. della  
centrale termica a servizio dell'asilo nido Gemma  
Missaglia via Salvioni n. 1 Somma Lombardo

DESCRIZIONE TAVOLA  
Planimetrie dell'edificio con indicazione della  
posizione della sonda di temperatura interna:  
PIANTA PIANO SEMINTERRATO E RIALZATO

FIRMA PROGETTISTA

STABILE	COMMESSA	TAVOLA
2927-07	210804	
FILE	ARGOMENTO	<b>M03</b>
21080401	MECCANICO	
SCALA		
		Vietata la riproduzione - Tutti i diritti riservati a norma di legge