

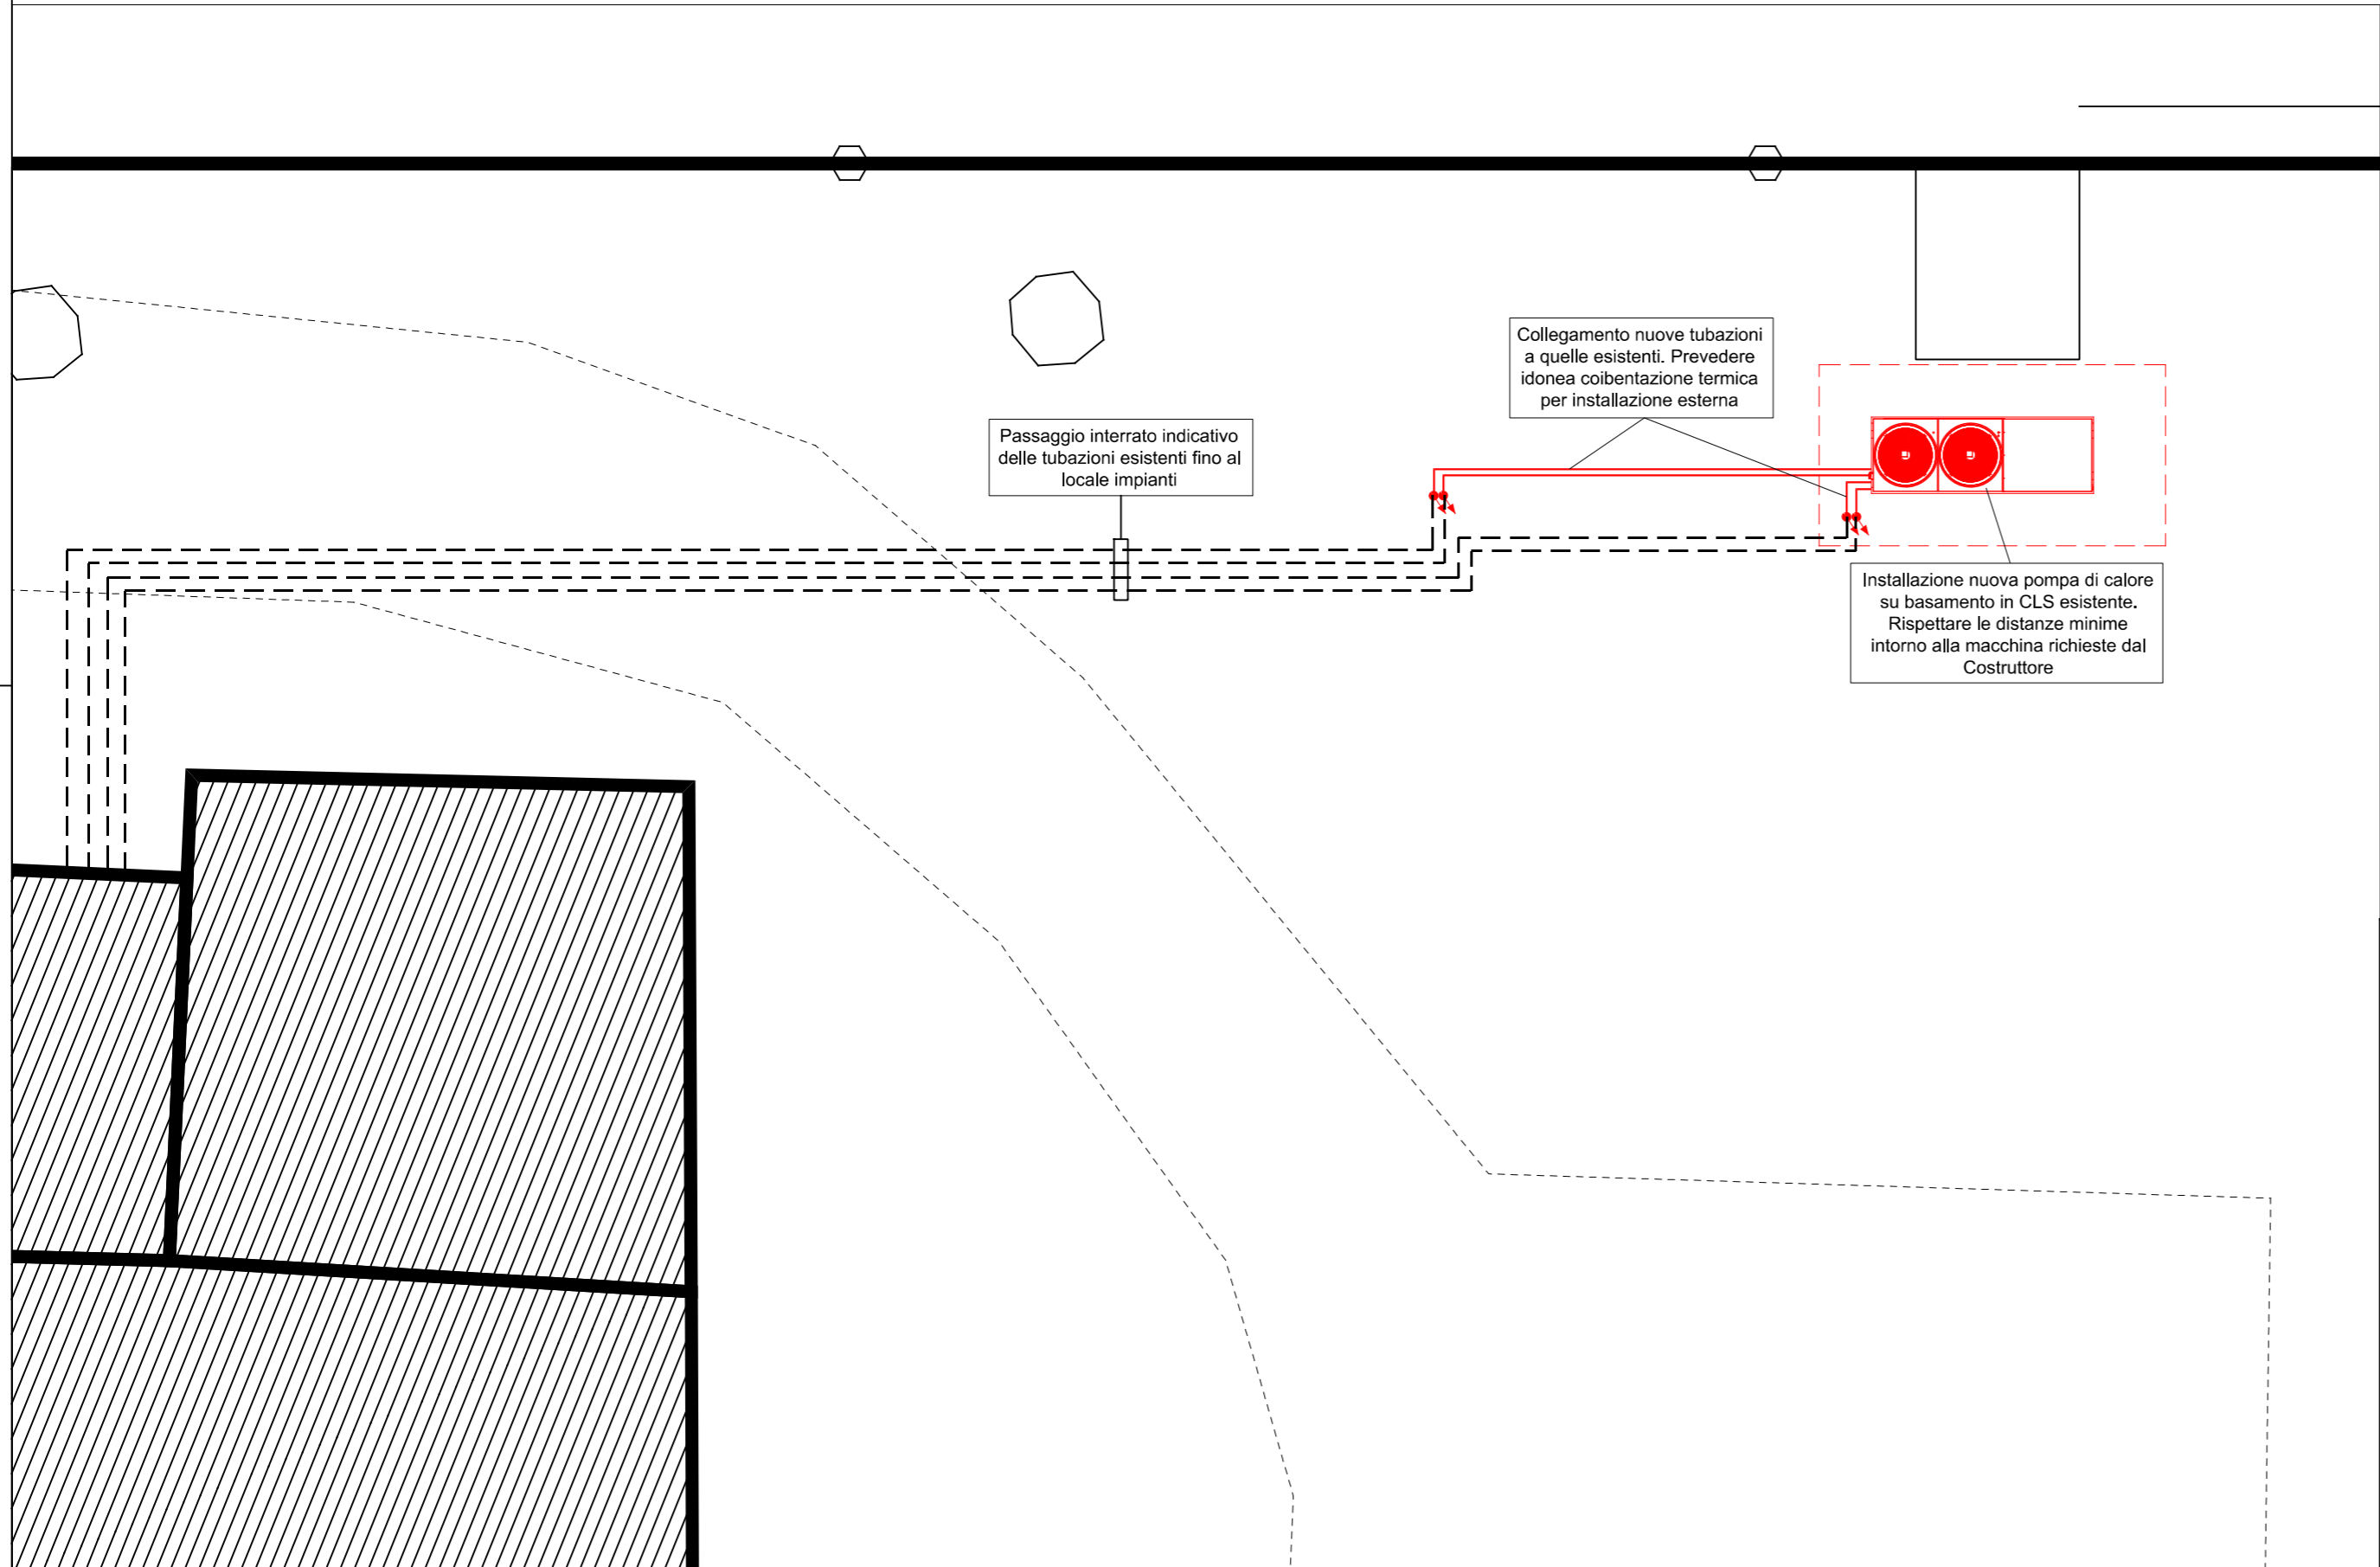


DETTAGLIO PIANTA PORZIONE ESTERNA POSIZIONAMENTO UNITA' POLIVALENTE

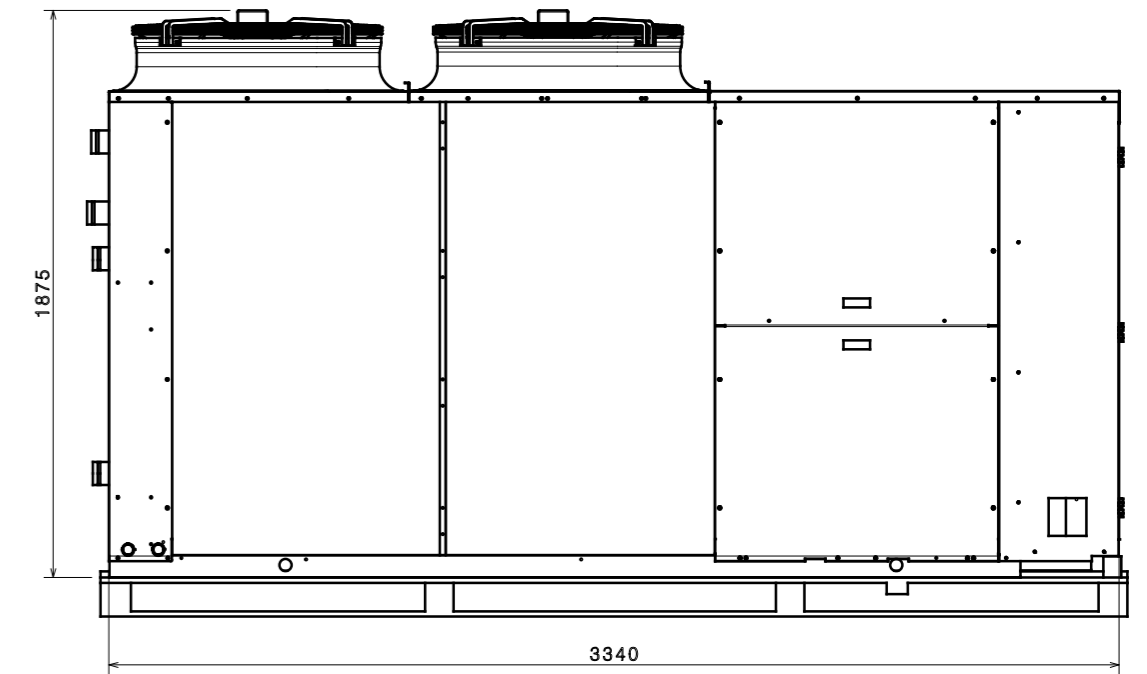

SIMBOLO	DESCRIZIONE
	POMPA DI CALORE ARIA-ACQUA POLIVALENTE A 4 TUBI TIPO AERMEC NRP0650E4****0000 O SIMILARI COMPLETA DI KIT IDRONICO SU ENTRAMBI I CIRCUITI
	POMPA DI CALORE ACQUA-ACQUA TIPO AERMEC WWB0330XHL_ O SIMILARI
	ACCUMULO ACQUA TECNICA (CALDA E REFRIGERATA) PER POMPE DI CALORE - CAPACITA' COME DA RIF. LOCALE LA COIBENTAZIONE DELL'ACCUMULO SARA' RIMOVIBILE PER PERMETTERE L'INGRESSO NEL LOCALE DALLA PORTA
	TUBAZIONE COMPLETA DI IDONEA COIBENTAZIONE TERMICA - DIM. COME DA SCHEMA DI CENTRALE
	PORZIONE DI IMPIANTO ESISTENTE E NON OGGETTO DI PROGETTAZIONE

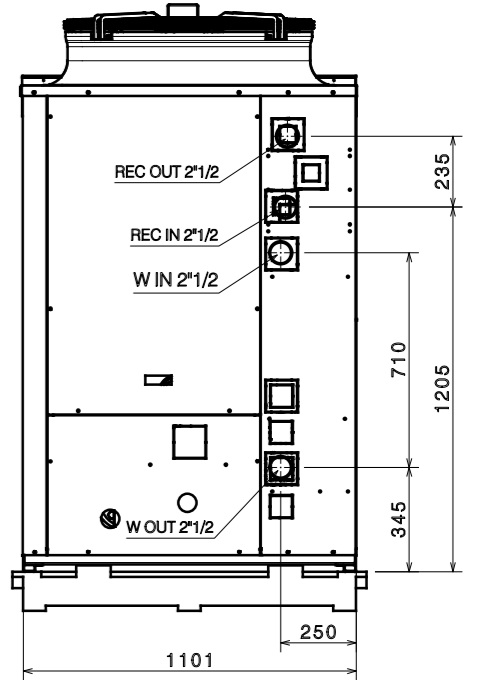

CONCESSIONARIO:		COMITENTE LAVORI: COMUNE DI SOMMA LOMBARDO Piazza Vittorio Veneto, 2 Somma Lombardo (VA)		
1° EMISS. Committente		Emissione		
REVISIONI AGGIORNAMENTI		RICHIEDENTE/APPLICANT		FILE
1		OGGETTO/OBJECT		DATA/DATE
DISEGNATO/DRAWN BY LF		CONTROLLATO/CHECKED BY ZM		APPROVATO/APPROVED BY SC
DATA/DATE FIRMA SIGNATURE		DATA/DATE FIRMA SIGNATURE		DATA/DATE FIRMA SIGNATURE
innovative engineering consulting & design		Borgomanero (NO) Via Aldo Moro, 4 info@navitassrl.it tel e fax: 0322372286		PROGETTO : Ing. Stefano Cerutti
PROGETTO: LAVORO		PROGETTO ESECUTIVO BIBLIOTECA COMUNALE CUP: B24H22001020001		LOCALITA': Via G. Marconi, 6 Somma Lombardo (VA)
SUBJECT: OGGETTO		PIANTA EFFICIENTAMENTO IMPIANTO CLIMATIZZAZIONE AMBIENTE		SCALA: 1:500 - 1:100 COMMESSA COD. 2406_020-IM
		TAV/DRAW: PE.D-D.01 IM1 1		FOGLIO/SHEET: 1/2

I diritti di riproduzione e di pubblicazione sono riservati. La ristampa e l'uso non autorizzato sono espressamente vietati.