





PIANTA PIANO TERRA - SCALA 1:200

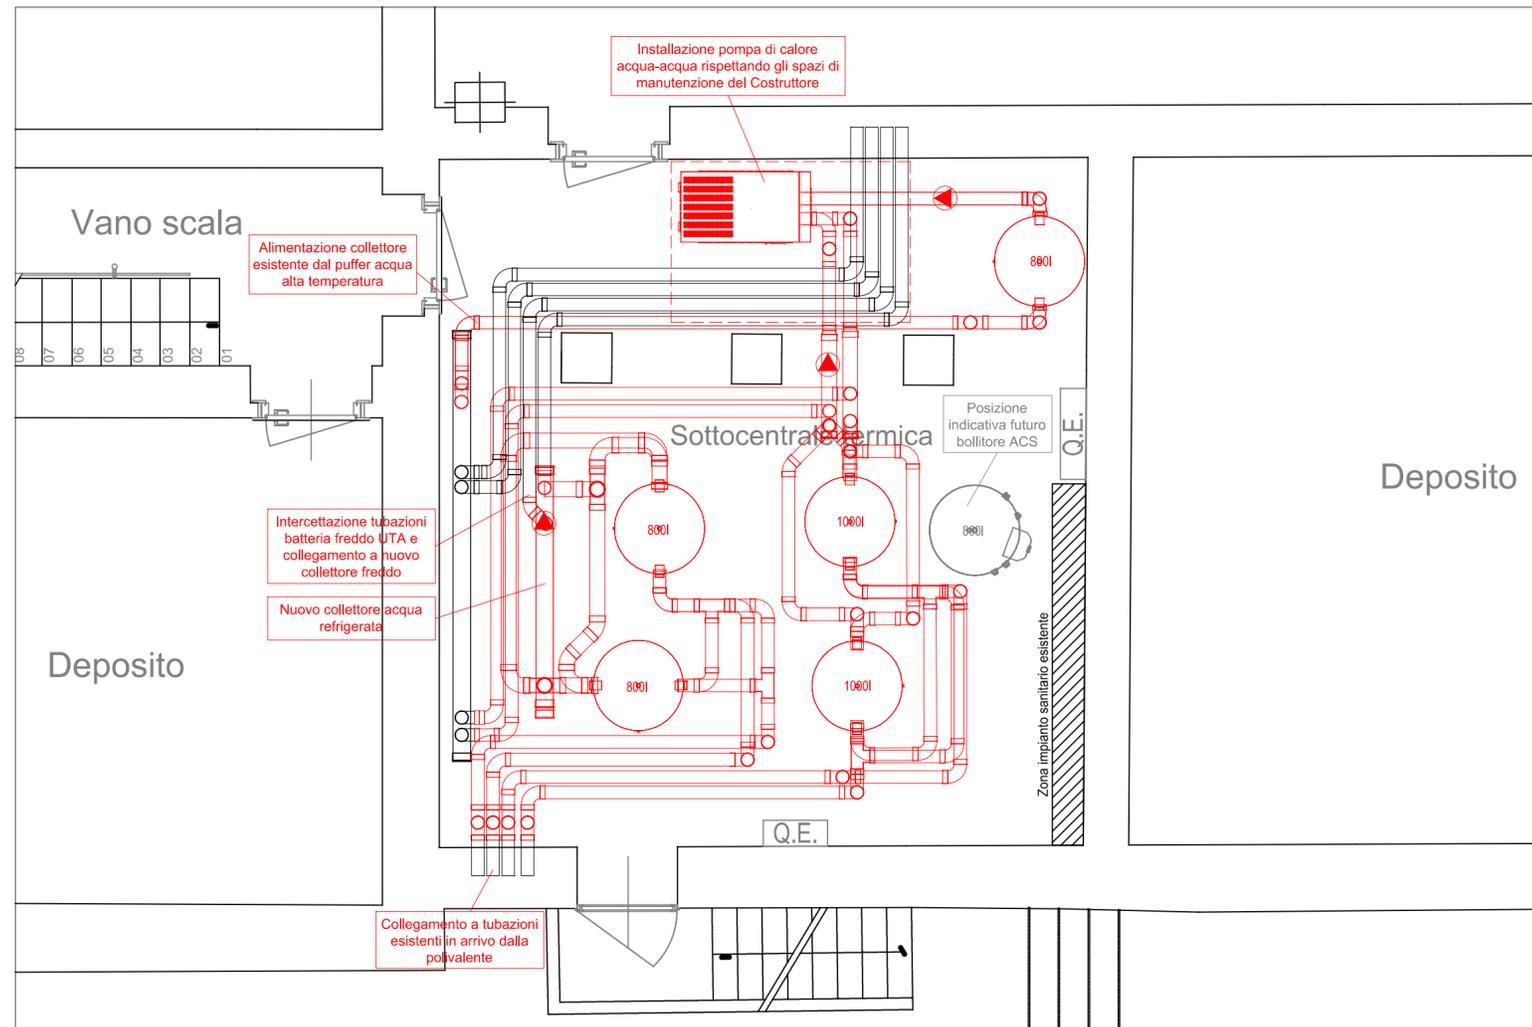

DETTAGLIO PIANTE LOCALI IMPIANTI - SCALA 1:50

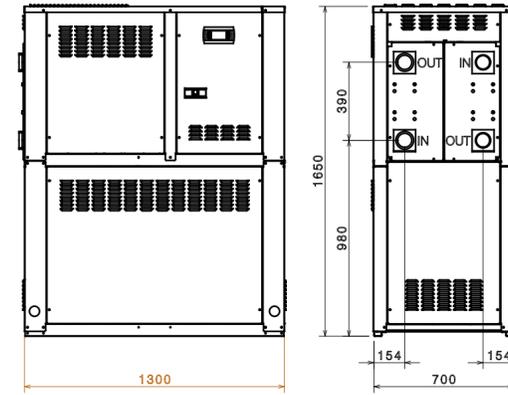

SIMBOLO	DESCRIZIONE
	POMPA DI CALORE ARIA-ACQUA POLIVALENTE A 4 TUBI TIPO AERMEC NRP0650E4****0000 O SIMILARI COMPLETA DI KIT IDRONICO SU ENTRAMBI I CIRCUITI
	POMPA DI CALORE ACQUA-ACQUA TIPO AERMEC WWB0330XHL_ O SIMILARI
	ACCUMULO ACQUA TECNICA (CALDA E REFRIGERATA) PER POMPE DI CALORE - CAPACITA' COME DA RIF. LOCALE LA COIBENTAZIONE DELL'ACCUMULO SARA' RIMOVBILE PER PERMETTERE L'INGRESSO NEL LOCALE DALLA PORTA
	TUBAZIONE COMPLETA DI IDONEA COIBENTAZIONE TERMICA - DIM. COME DA SCHEMA DI CENTRALE
	PORZIONE DI IMPIANTO ESISTENTE E NON OGGETTO DI PROGETTAZIONE

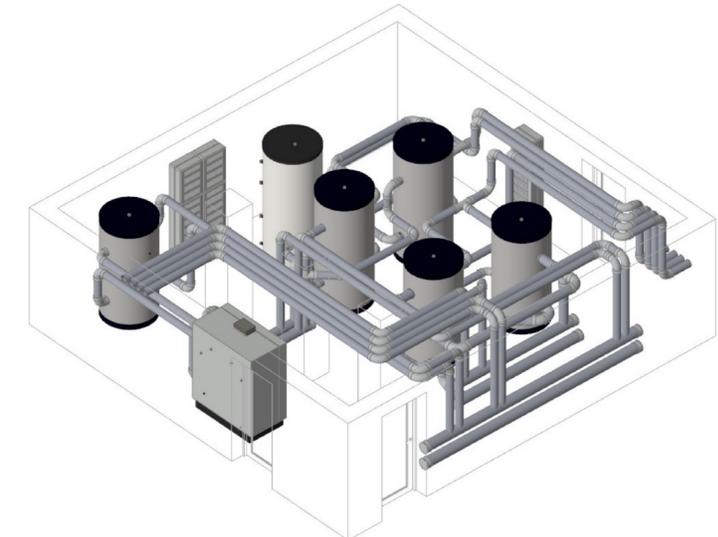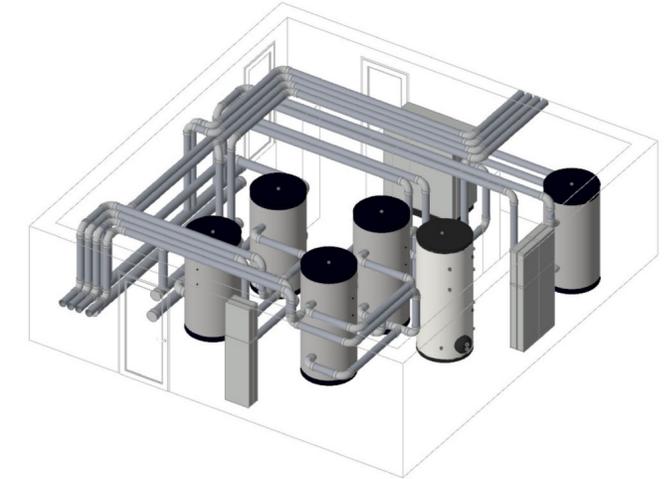

CONCESSIONARIO:	COMITENTE LAVORI:	
	<b>COMUNE DI SOMMA LOMBARDO</b> Piazza Vittorio Veneto, 2 Somma Lombardo (VA)	

I diritti del presente disegno sono riservati e la riproduzione e l'elaborazione senza permesso sono vietate.	REVISIONI AGGIORNAMENTI 1 2 3 4 5	1° EMISS. Committente Emissione	RICHIEDENTE/APPLICANT/OGGETTO/OBJECT COMMITENTE LAVORI COMUNE DI SOMMA LOMBARDO Piazza Vittorio Veneto, 2 Somma Lombardo (VA)	FILE DATA/DATE 12/08/2024	
	DISEGNATO/DRAWN BY LF DATA/DATE FIRMA SIGNATURE	CONTROLLATO/CHECKED BY ZM DATA/DATE FIRMA SIGNATURE	APPROVATO/APPROVED BY SC DATA/DATE FIRMA SIGNATURE	PROGETTO : Ing. Stefano Cerutti	
	PROGETTO: LAVORO PROGETTO ESECUTIVO BIBLIOTECA COMUNALE CUP: B24H22001020001	LOCALITÀ: UBICAZIONE PROGETTAZIONE Via G. Marconi, 6 Somma Lombardo (VA)	SCALA: SCALE: 1:200 - 1:50	COMMESSA COD. 2406_020-IM	TAV/DRAM: PE.D-D.02 IM1 2
	SUBJECT: OGGETTO PIANTE EFFICIENTAMENTO IMPIANTO CLIMATIZZAZIONE AMBIENTE	FOGLIO/SHEET: 2/2			