


DETTAGLIO PIANTA PORZIONE ESTERNA POSIZIONAMENTO UNITA' POLIVALENTE

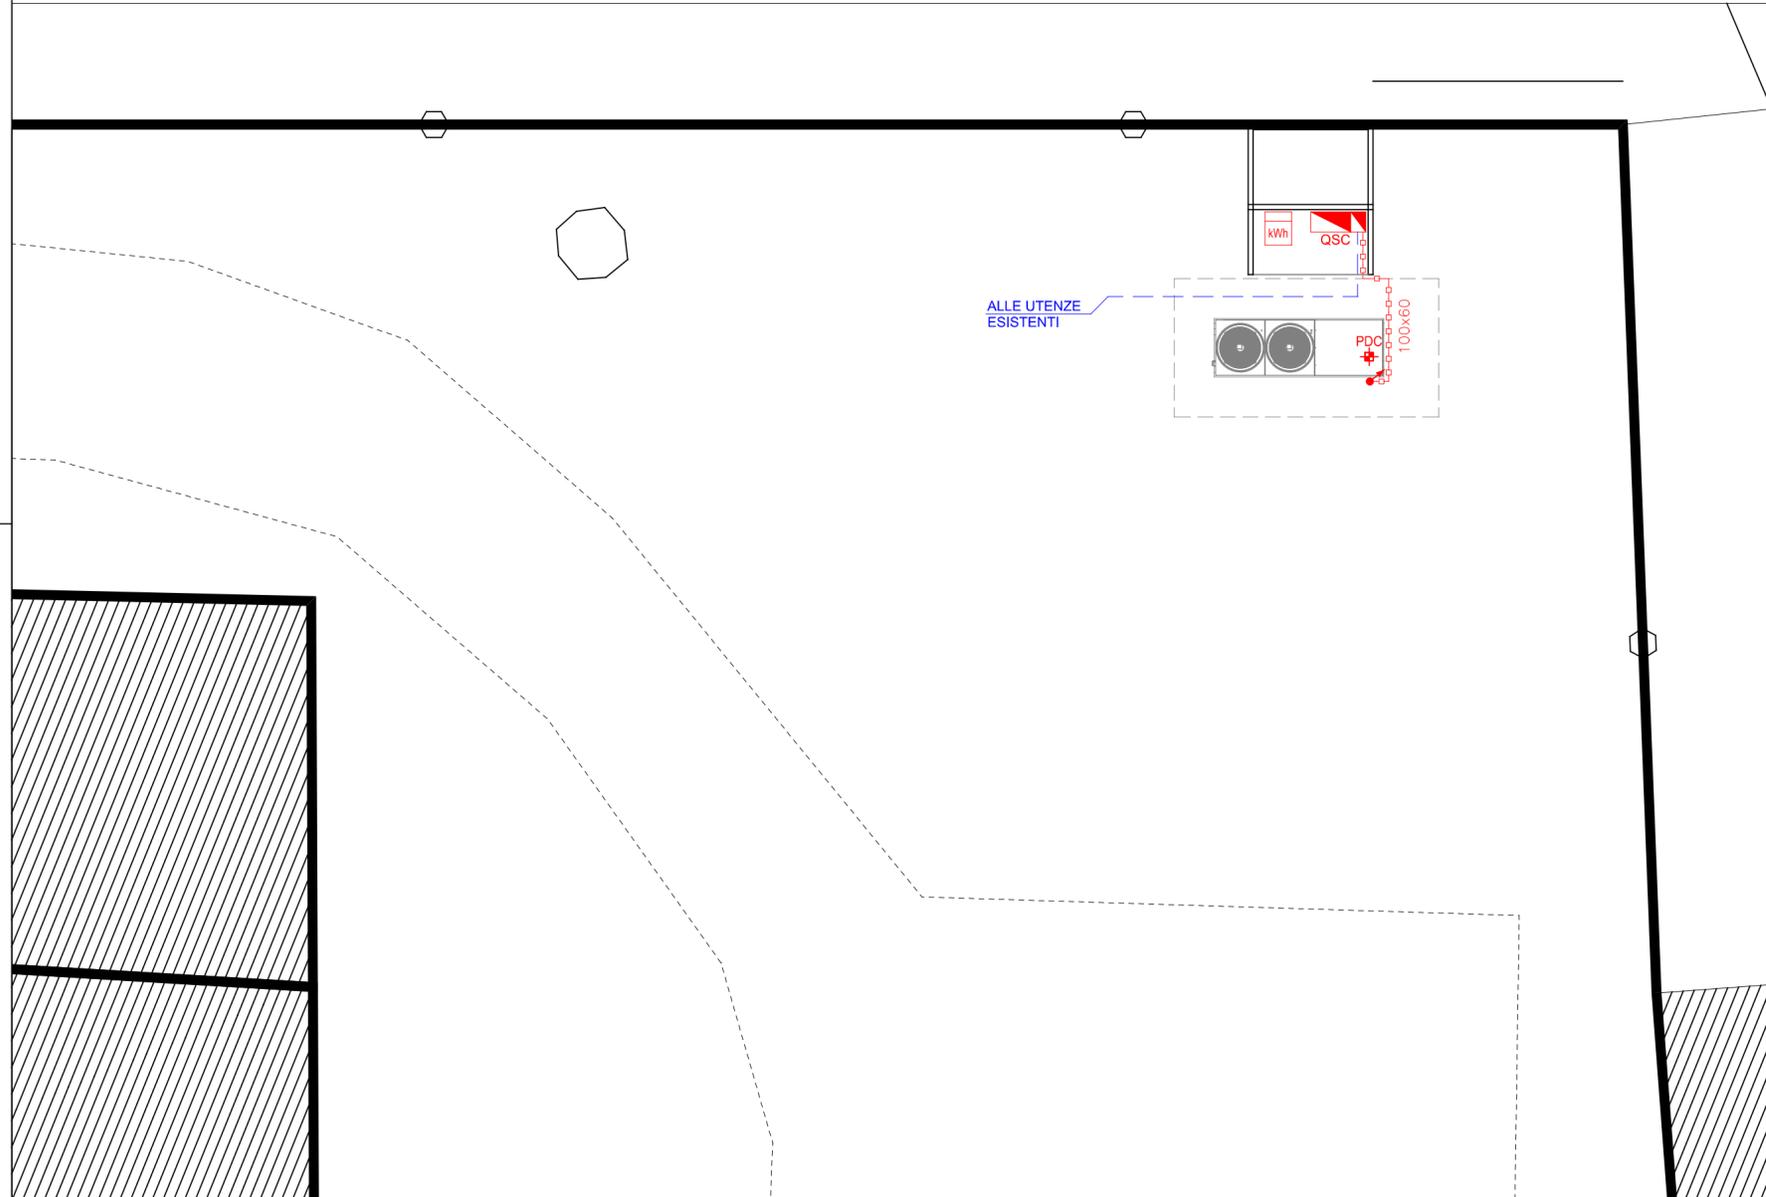

SIMBOLO	DESCRIZIONE
	GRUPPO DI MISURA DELL'ENTE DISTRIBUTORE DELL'ENERGIA ELETTRICA
	QUADRO ELETTRICO SOTTOCONTATORE ESISTENTE SOGGETTO A MODIFICA (SPECIFICHE COME DA SCHEMI UNIFILARI ALLEGATI)
	QUADRO ELETTRICO PIANO INTERRATO ESISTENTE SOGGETTO A MODIFICA (SPECIFICHE COME DA SCHEMI UNIFILARI ALLEGATI)
	QUADRO ELETTRICO POMPE RICIRCOLO ESISTENTE SOGGETTO A MODIFICA (SPECIFICHE COME DA SCHEMI UNIFILARI ALLEGATI)
	PASSERELLA IN ACCIAIO ZINCATO FORATA SENZA COPERCHIO (ESISTENTE)
	CANALE METALLICO IN ACCIAIO ZINCATO NON FORATO CON COPERCHIO (DIMENSIONI COME RIFERIMENTO LOCALE)
	TUBAZIONE A PARETE O A SOFFITTO IN PVC (DIMENSIONI COME RIFERIMENTO LOCALE)
	TUBAZIONE INTERRATA ESISTENTE
	SCATOLA DI DERIVAZIONE A SOFFITTO O A PARETE
	ALIMENTAZIONE ELETTROPOMPA 1 230 V
	ALIMENTAZIONE ELETTROPOMPA 2 230 V
	ALIMENTAZIONE ELETTROPOMPA 3 230 V
	ALIMENTAZIONE POMPA ALTA TEMPERATURA 400 V
	ALIMENTAZIONE POMPA DI CALORE 400 V

CONCESSIONARIO:	COMITENTE LAVORI: COMUNE DI SOMMA LOMBARDO Piazza Vittorio Veneto, 2 Somma Lombardo (VA)
-----------------	--



proprietà e diritti del presente disegno sono riservati ownership and copyright are reserved - reproduction is strictly forbidden	REVISIONI AGGIORNAMENTI 1 2 3 4 5					
	1° EMISS.	Committente	Emissione		12/08/2024	
	RICHIEDENTE/APPLICANT		OGGETTO/OBJECT		FILE	DATA/DATE
	DISEGNATO/DRAWN BY DC DATA/DATE FIRMA SIGNATURE	CONTROLLATO/CHECKED BY ZM DATA/DATE FIRMA SIGNATURE	APPROVATO/APPROVED BY SC DATA/DATE FIRMA SIGNATURE			
PROJECT: LAVORO PROGETTO ESECUTIVO BIBLIOTECA COMUNALE CUP: B24H22001020001	DESIGN: PROGETTAZIONE PROGETTO : Ing. Stefano Cerutti	LOCATION: UBICAZIONE Via G. Marconi, 6 Somma Lombardo (VA)	SCALE: SCALE: 1:500 - 1:100	COMMESSA COD. 2406_020-IE	TAV/DRAW: PE.C-D.02 IE1_1	
SUBJECT: OGGETTO PIANTA IMPIANTO ELETTRICO A SERVIZIO DELL'IMPIANTO MECCANICO	SCALE: SCALE: 1:500 - 1:100	COMMESSA COD. 2406_020-IE	TAV/DRAW: PE.C-D.02 IE1_1	FOGLIO/SHEET: 1/2		