


PIANTA PIANO TERRA - SCALA 1:200

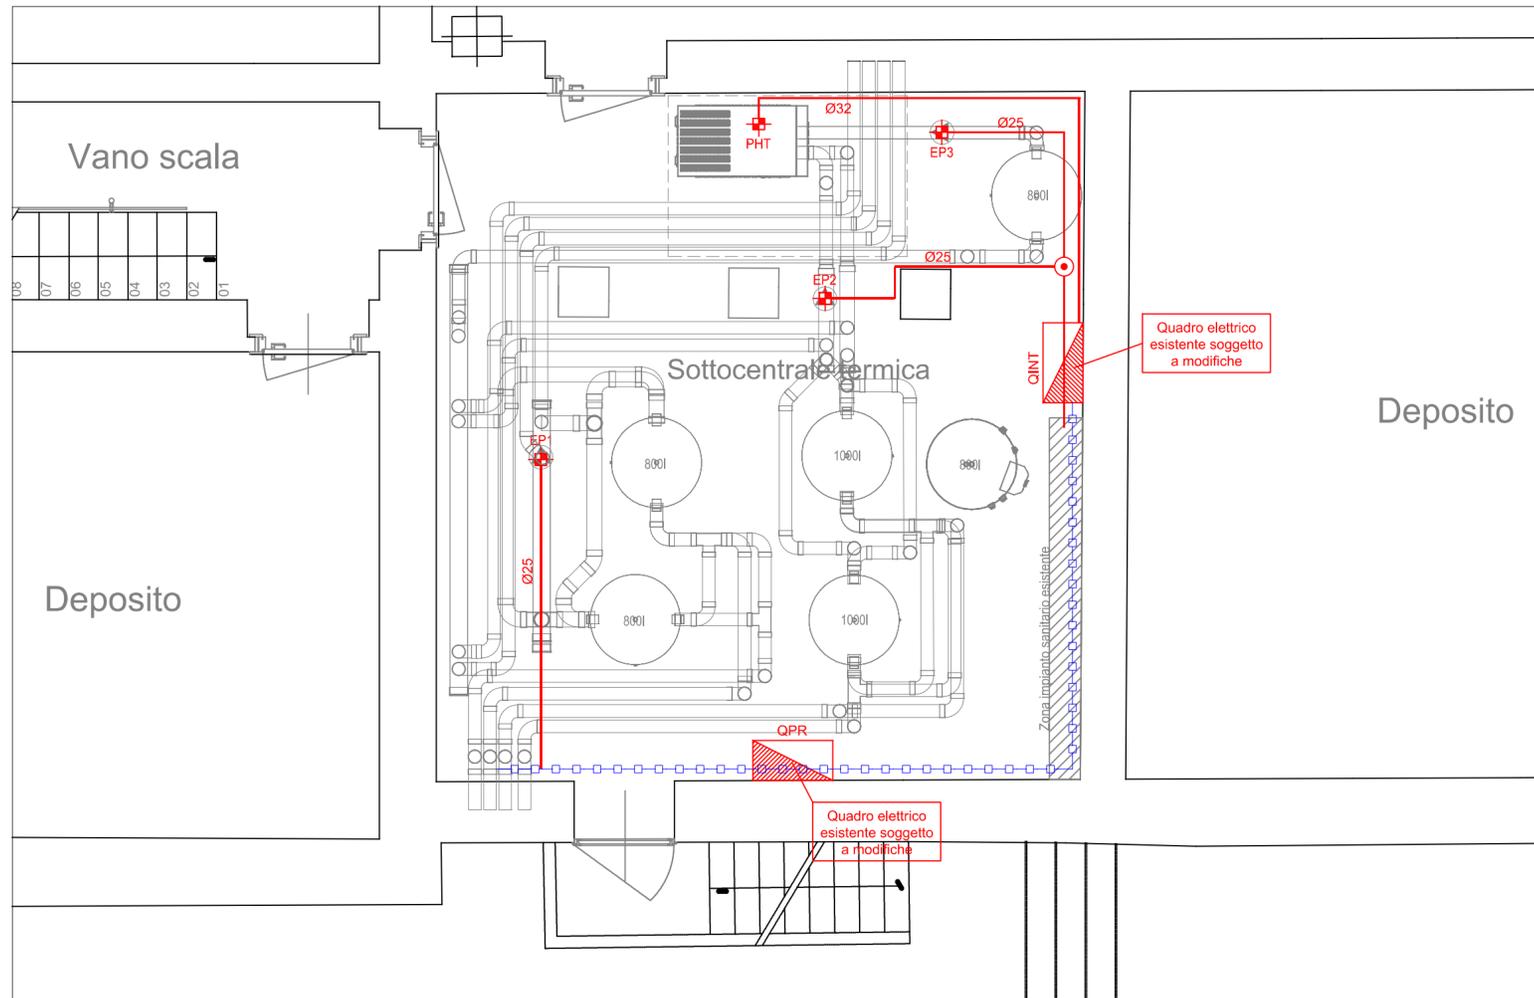

DETTAGLIO PIANTE DISTRIBUZIONE IMPIANTO NELLA SOTTOCENTRALE TERMICA - SCALA 1:50

SIMBOLO	DESCRIZIONE
	GRUPPO DI MISURA DELL'ENTE DISTRIBUTORE DELL'ENERGIA ELETTRICA
	QUADRO ELETTRICO SOTTOCONTATORE ESISTENTE SOGGETTO A MODIFICA (SPECIFICHE COME DA SCHEMI UNIFILARI ALLEGATI)
	QUADRO ELETTRICO PIANO INTERRATO ESISTENTE SOGGETTO A MODIFICA (SPECIFICHE COME DA SCHEMI UNIFILARI ALLEGATI)
	QUADRO ELETTRICO POMPE RICIRCOLO ESISTENTE SOGGETTO A MODIFICA (SPECIFICHE COME DA SCHEMI UNIFILARI ALLEGATI)
	PASSERELLA IN ACCIAIO ZINCATO FORATA SENZA COPERCHIO (ESISTENTE)
	CANALE METALLICO IN ACCIAIO ZINCATO NON FORATO CON COPERCHIO (DIMENSIONI COME RIFERIMENTO LOCALE)
	TUBAZIONE A PARETE O A SOFFITTO IN PVC (DIMENSIONI COME RIFERIMENTO LOCALE)
	TUBAZIONE INTERRATA ESISTENTE
	SCATOLA DI DERIVAZIONE A SOFFITTO O A PARETE
	ALIMENTAZIONE ELETTROPOMPA 1 230 V
	ALIMENTAZIONE ELETTROPOMPA 2 230 V
	ALIMENTAZIONE ELETTROPOMPA 3 230 V
	ALIMENTAZIONE POMPA ALTA TEMPERATURA 400 V
	ALIMENTAZIONE POMPA DI CALORE 400 V

CONCESSIONARIO:	COMITENTE LAVORI:	
	COMUNE DI SOMMA LOMBARDO Piazza Vittorio Veneto, 2 Somma Lombardo (VA)	

REVISIONI AGGIORNAMENTI 1° EMISS.	1	Committente	Emissione	12/08/2024	
	RICHIEDENTE/APPLICANT/OGGETTO/OBJECT				
	DISEGNATO/DRAWN BY DC DATA/DATE	CONTROLLATO/CHECKED BY ZM DATA/DATE	APPROVATO/APPROVED BY SC DATA/DATE		
	FIRMA SIGNATURE		FIRMA SIGNATURE		
PROJECT: LAVORO	innovative engineering consulting & design Borgomanero (NO) Via Aldo Moro, 4 info@navitassrl.it tel e fax: 0322372286			PROGETTO : Ing. Stefano Cerutti	
SUBJECT: OGGETTO	PROGETTO ESECUTIVO BIBLIOTECA COMUNALE CUP: B24H22001020001			LOCALITÀ: UBICAZIONE PROGETTAZIONE Via G. Marconi, 6 Somma Lombardo (VA)	
	SCALA: SCALE:	1:200 - 1:50	COMMESSA COD. 2406_020-IE		
	TAV/DRAW: PE.C-D.03 IE1 2	FOGLIO/SHEET: 2/2			